



LEGENDA:

INSTALACJE C.O.

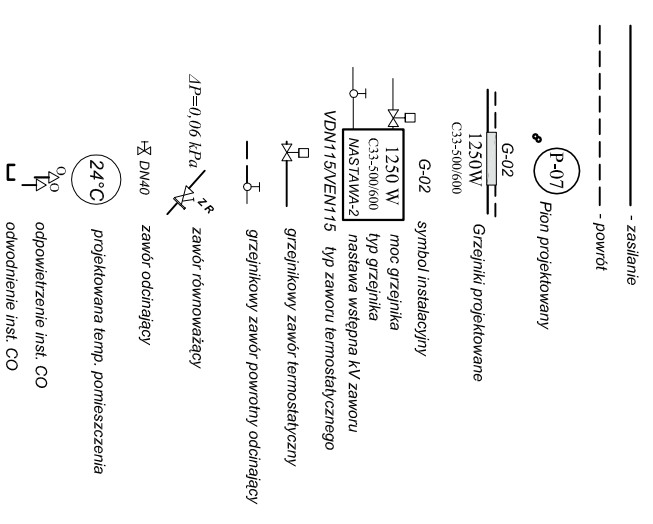

UWAGI:
- Gałazki nieopisane Ø15
- Odpowietzniki automatyczne

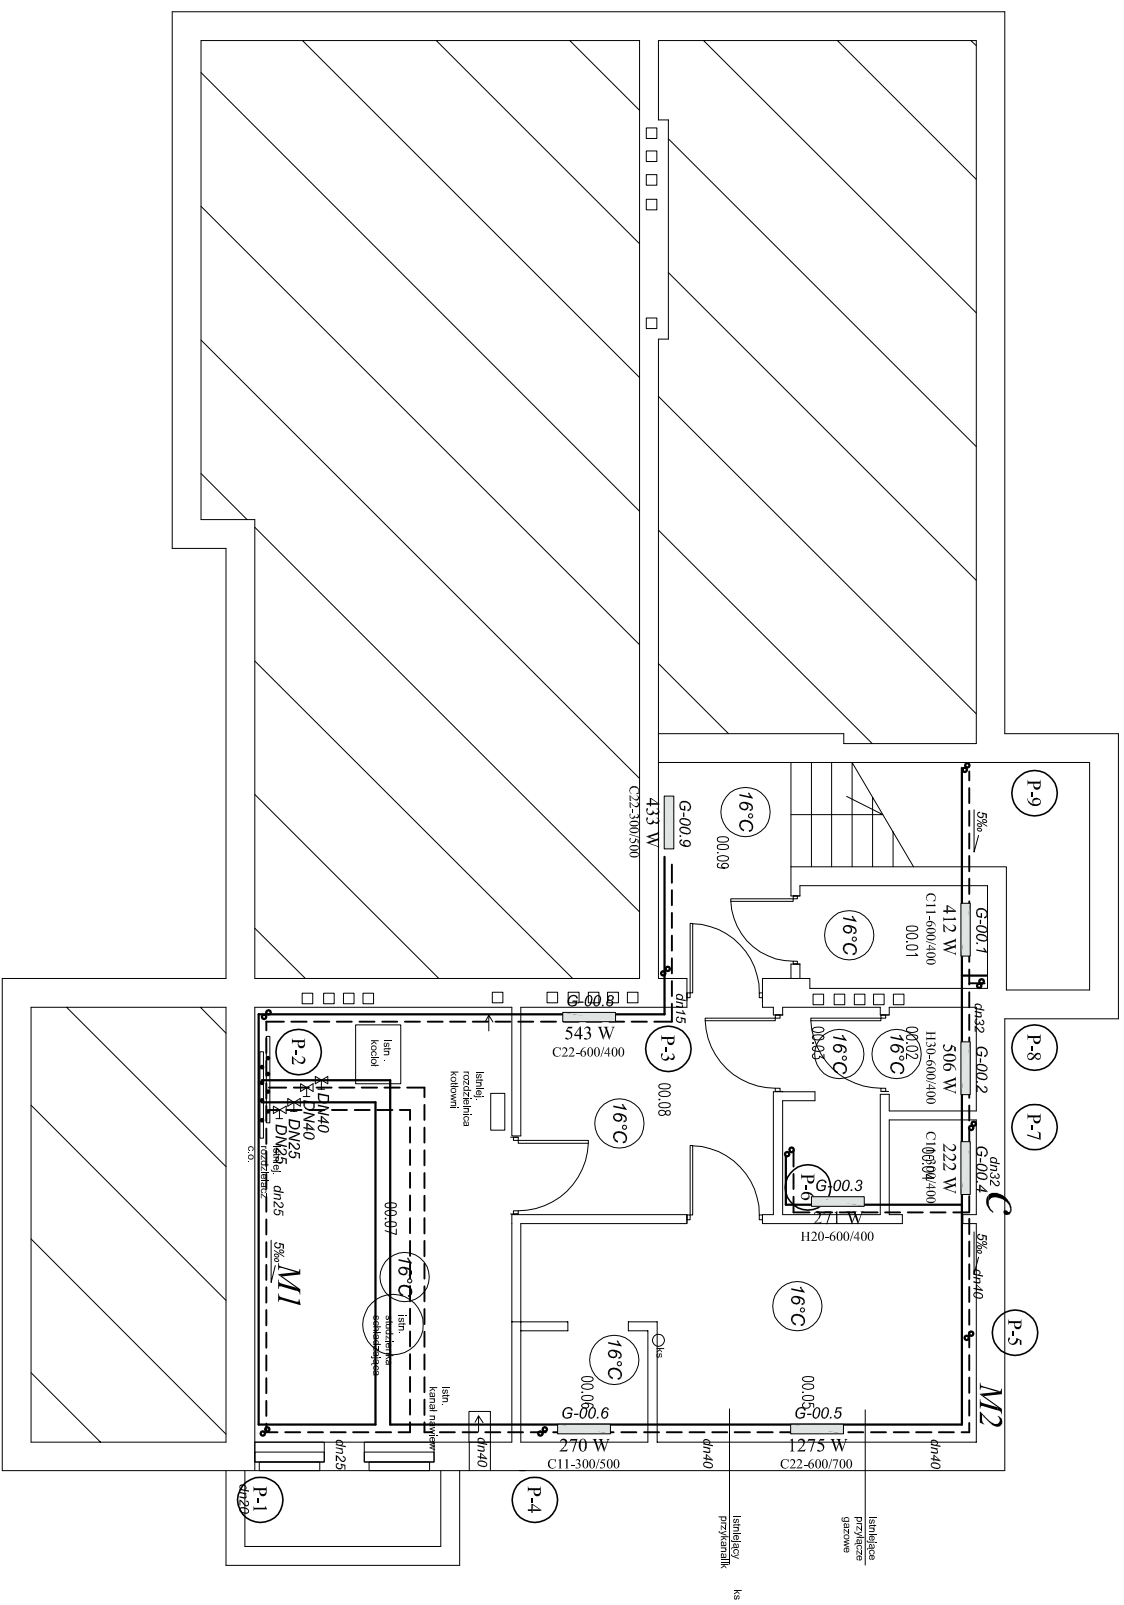

RZUT PIWNICY

JEDNOSTKA PROJEKTOWA: **PRZEDSIĘBIORSTWO INŻYNIERYJNE KELVIN SP. Z O.O.**
KELVIN
85-303 Bydgoszcz ul. Piękna 13

NAZWA I ADRES OBIEKTU BUDOWLANEGO: **Remont wewnętrzny w obiekcie budowlanym II KP w Radomiu**
Zadanie nr 48/13
Radom, ul. Świerkowa 49

INWESTOR: **Komenda Wojewódzka Policji zs. w Radomiu**
ul. 11-go Listopada 37/59 26-600 Radom

OPRACZANIE: **PROJEKT WYKONAWCZY BRANŻA CENTRALNE OGRZEWANIE**

RYSUJEK: **RZUT PIWNIC** SKALA: **1:100**

PROJEKTOWAŁ: **inż. Jan TOMCZAK** NR UPRAWNIEN: **NB 72104390** DATA PODPIS: **20.04.2013**

SPRAWDZIŁ: **mgr inż. Michał PRZYCHOCKI** NR UPRAWNIEN: **KLP01170/POOS104** DATA PODPIS: **20.04.2013**