


Wentylator natynkowy			
SYSTEM 0.11			
V	100	m ³ /h	
Δp	120	Pa	
MOC	0,026/—/230	kW/AV	
LwA	41	dB(A)	
M	2,2	kg	

Nawiewnik okienny
Wymiary szer./wys./gł. mm 305x57x39

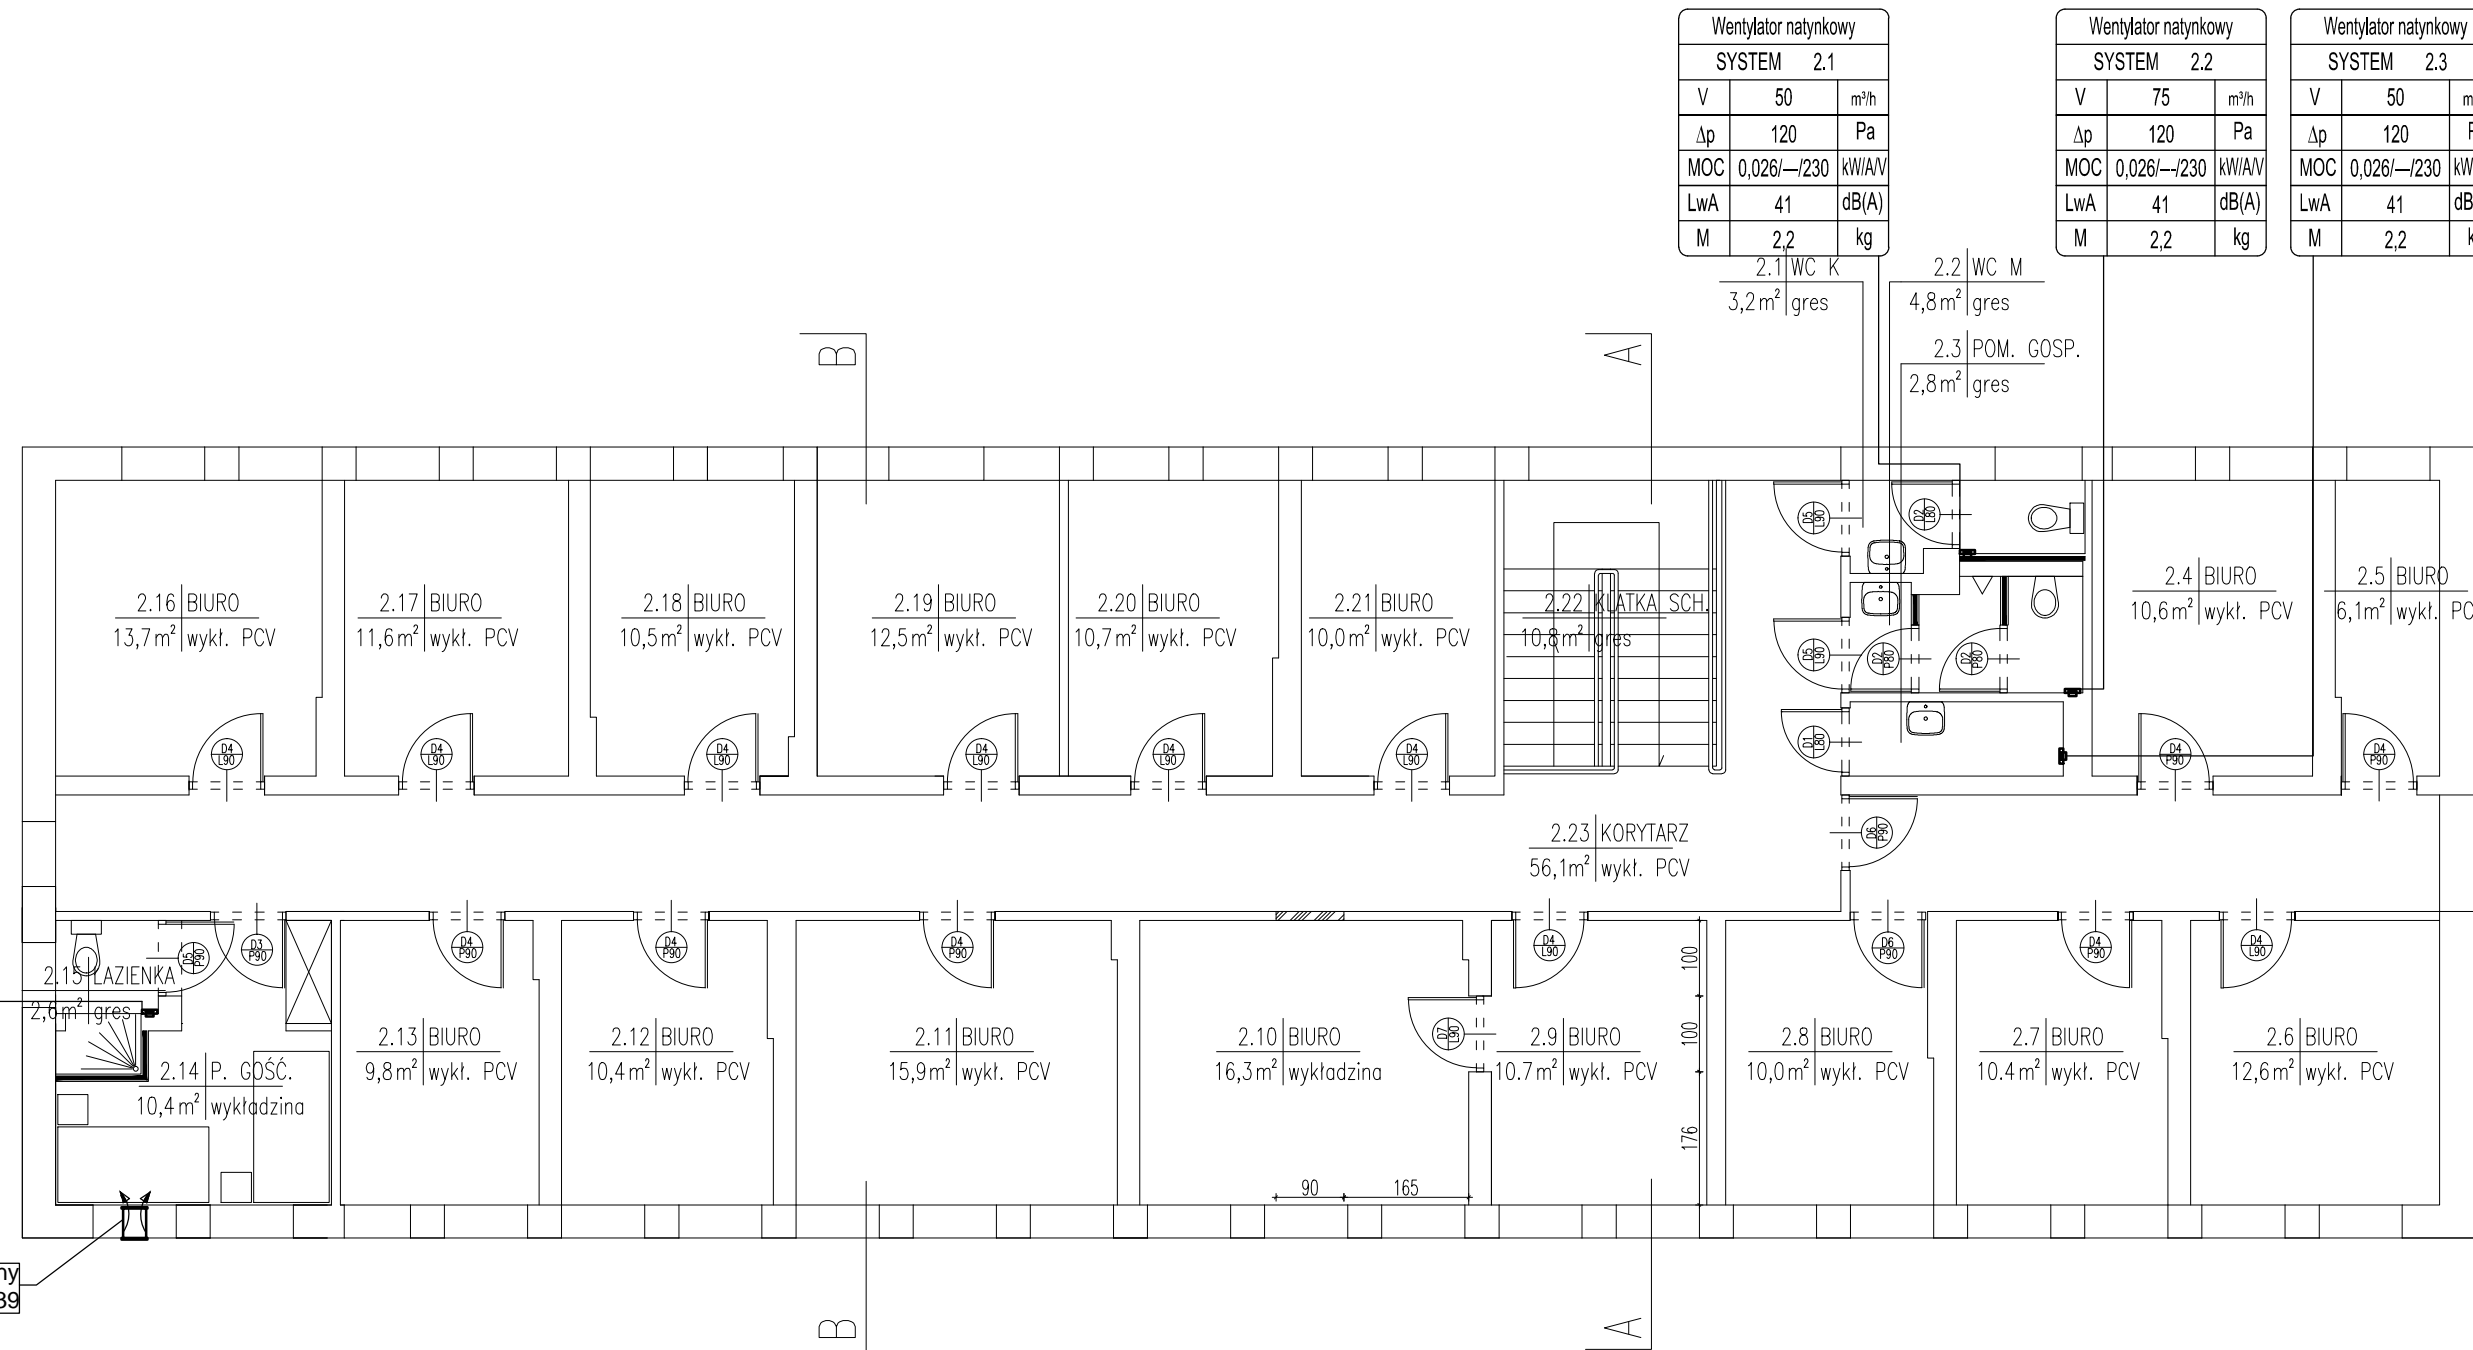

Wentylator natynkowy			
SYSTEM 2.1			
V	50	m ³ /h	
Δp	120	Pa	
MOC	0,026/—/230	kW/AV	
LwA	41	dB(A)	
M	2,2	kg	

Wentylator natynkowy			
SYSTEM 2.2			
V	75	m ³ /h	
Δp	120	Pa	
MOC	0,026/—/230	kW/AV	
LwA	41	dB(A)	
M	2,2	kg	

Wentylator natynkowy			
SYSTEM 2.3			
V	50	m ³ /h	
Δp	120	Pa	
MOC	0,026/—/230	kW/AV	
LwA	41	dB(A)	
M	2,2	kg	



jednostka projektowa:
JAZ+ARCHITEKCI Żmijewski Jaworski Massé S.C.
ul. Stupecka 9 | 02-309 W-wa | NIP 701-022-80-04 | www.jazplus.pl

inwestor:
KOMENDA WOJEWÓDZKA POLICJI z/s w Radomiu
ul. 11 Listopada 37/59 | 26-600 Radom

nazwa i adres obiektu:
KOMENDA POWIATOWA POLICJI W SZYDŁOWCU
ul. Kościuszkii 194 | 26-500 Szydłowiec

zespół projektowy:	nr uprawnień:	podpis:
mgr inż. Marcin Gosiewski	MAZ/0231/POOS/11	-
inż. Paweł Jermiely	PDL/0045/POOS/11	-

branża: SANITARNIA | skala: 1:100 | data: 21.06.2013

nazwa rysunku: PIĘTRO II | WENTYLACJA MECHANICZNA | numer: S-03