

MAPA DO CELOW PROJEKTOWYCH - wersja numeryczna

nr sekcji: 7.155.22.13.1.1, 7.155.22.13.1.3

Radom, ul. 11-go Listopada

Jednostka ewidencyjna: 146301_1, M. Radom

Obręb: 0020 - Gołębiów, ark. 19, dz. 58/28, 58/55

Identyfikator zgłoszenia pracy geodezyjnej: GD.III.6642.2.2677.2016

Układ odniesienia wysokości: Kronsztadt 60

Układ współrzędnych prostokątnych płaskich: PL-2000

Sytuacja zgodna z terenem na: 07.12.2016 r.

Oznaczenie granic obszaru będącego przedmiotem aktualizacji:

Opis służebności gruntowych: mapa wykonana bez ustalenia obciążeń służebnościami gruntowymi

Nie wyklucza się istnienia w terenie urządzeń podziemnych, które nie zostały zgłoszone do inwentaryzacji i nie zostały odnalezione w terenie w czasie procedur geodezyjnych związanych z aktualizacją istniejącej treści mapy.

PIECZĄTKA ODPIS
-671972781-
"GEORAD" PRACOWNIA
GEODEZYJNO-PROJEKTOWA
26-600 RADOM, ul. Nowogrodzka 5
tel./fax (048) 363-58-43 NIP 948-165-78-81


PIECZĄTKA ODPIS
"GEORAD" PRACOWNIA
GEODEZYJNO-PROJEKTOWA
WALDEMAR BYZDRA
UPR.MGP i B 7250/88
GEODETA UPRAWNIONY
podpis nieczytelny

Data sporządzenia mapy:

13 grudzień 2016 r.

Skala 1:500

Poświadczam się, że niniejszy dokument został opracowany w wyniku prac geodezyjnych i kartograficznych, których rezultaty zawiera operat techniczny wpisany do ewidencji materiałów państwowego zasobu geodezyjnego i kartograficznego.	
Organ prowadzący państwowy zasób geodezyjny i kartograficzny	PREZYDENT MIASTA RADOMIA Miejski Ośrodek Dokumentacji Geodezyjnej i Kartograficznej
Identyfikator ewidencyjny materiału zasobu - operatu technicznego	P.1463.2016.2771
Data wpisania operatu technicznego do ewidencji materiałów zasobu	23.12.2016 r.
Imię, nazwisko i podpis osoby reprezentującej organ	Z up. PREZYDENTA MIASTA mgr inż. Anna Celej Kierownik Miejskiego Ośrodka Dokumentacji Geodezyjnej i Kartograficznej podpis elektroniczny

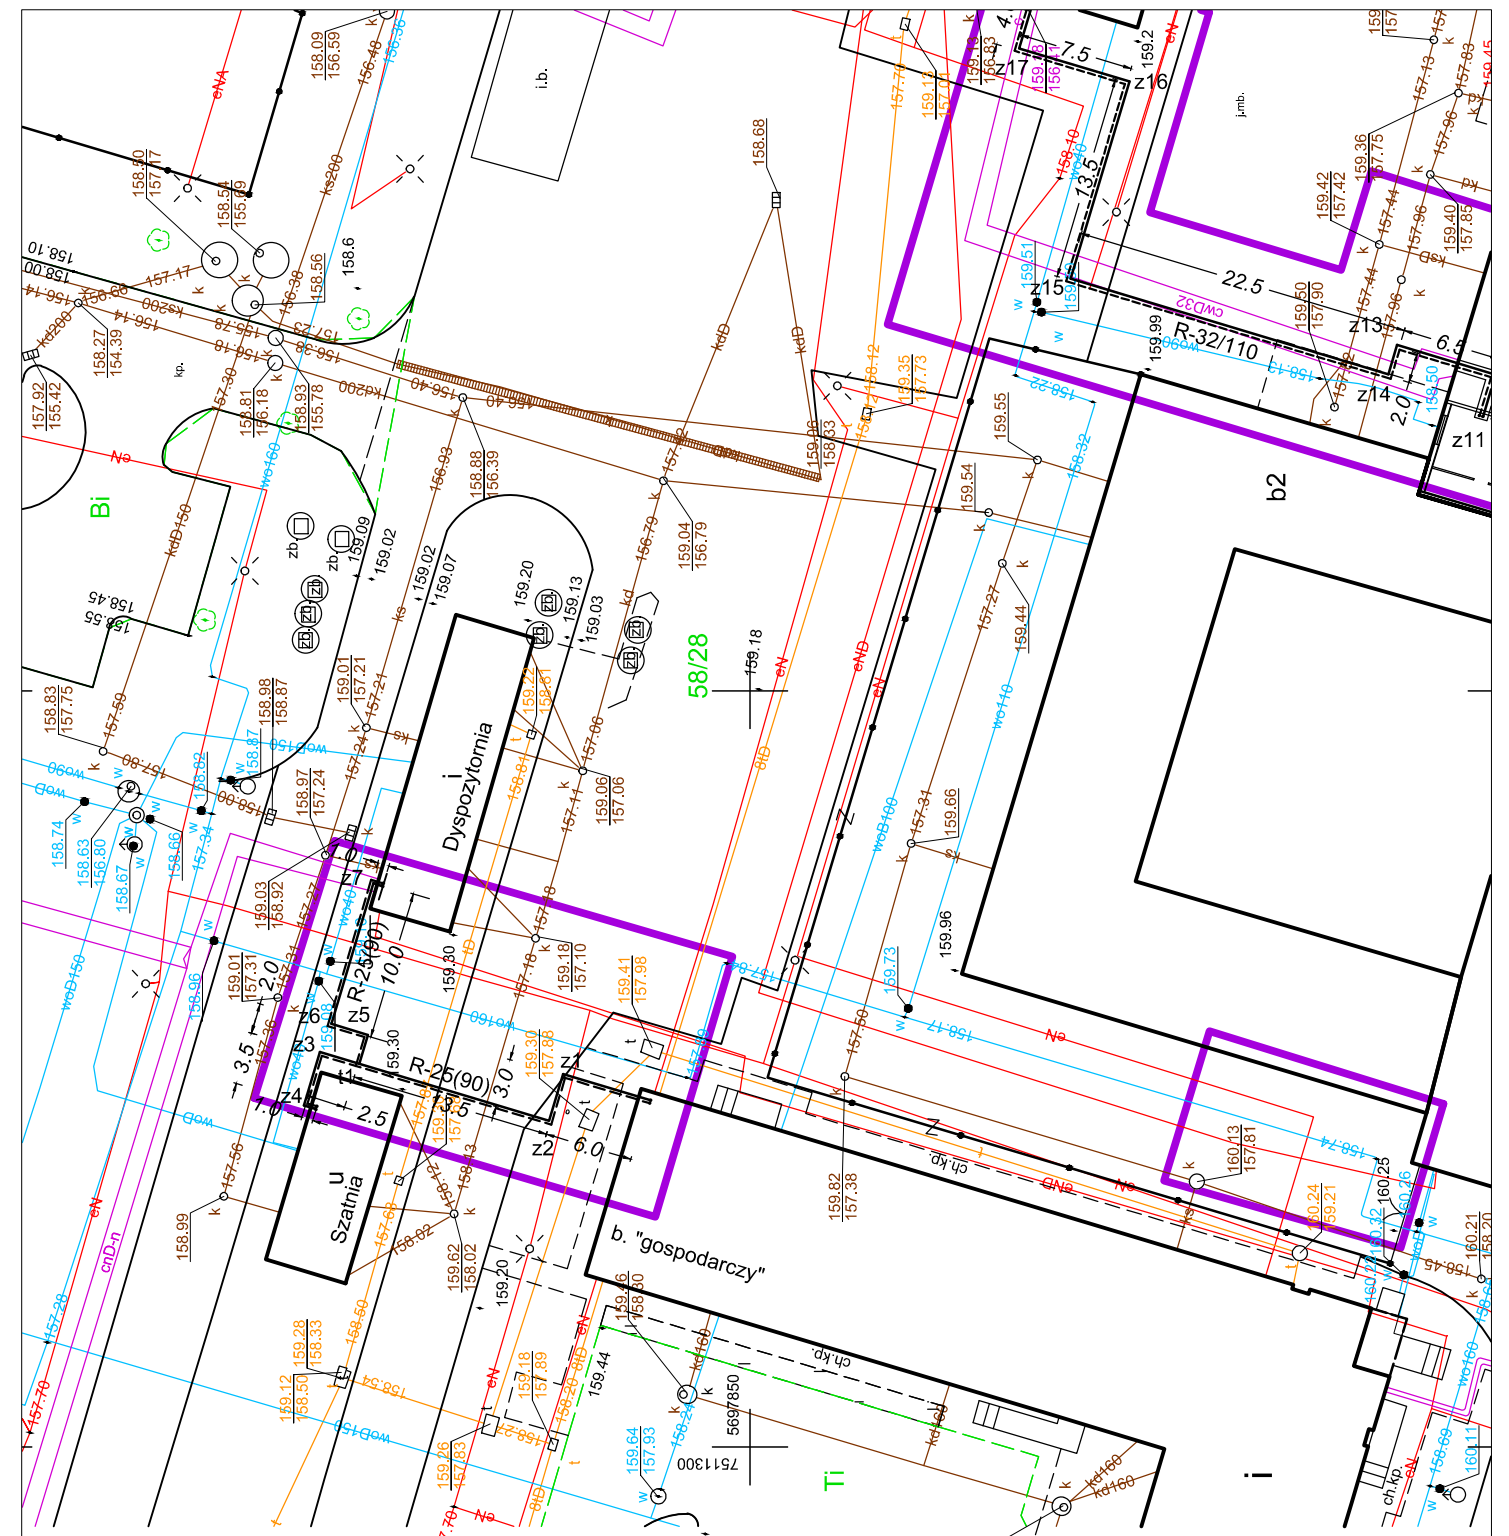

JEDNOSTKA PROJEKTOWA: PPI PRACOWNIA PROJEKTOWA "INSTALATOR"-ANDRZEJ TABOR RADOOM UL. ZIENTARSKIEGO 6/13 tel.48 4349226 kom. 602729626 email: instalator.at@interia.pl	
Temat: Modernizacja sieci co na terenie KMP/KWP z.s. w Radomiu. Projekt zasilania budynku dyspozytorni i szatni - niskie parametry z istn. węzła ciepłownego budynku szkoleniowo - gospodarczego.	
Tytuł rysunku: Projekt zagospodarowania terenu	Faza: P.B.-W.
Projektował : mgr inż. Andrzej Tabor UAN-II-K-8386/RA/165/79	
Sprawdził :	
Data: 12.2016	Umowa: Skala: 1:500
Nr rys. 1	Str. 23